



Classificação	F-8 (DECRETO 53.280/2016) - Risco Médio	
Altura	h < 6m	
1	Acesso da via-tua à edificação	-
2	Segurança estrutural contra incêndio	-
3	Compartimentação horizontal	-
4	Compartimentação vertical	-
5	Controle de materiais de acabamento	-
6	Saídas de emergência	X
7	Plano de emergência	-
8	Brigada de Incêndio	X
9	Iluminação de emergência	X
10	Deteção de incêndio	-
11	Alarme de incêndio	-
12	Sinalização de emergência	X
13	Extintores	X
14	Hidrantes e mangotinhos	-
15	Chuveiros automáticos	-
16	Controle de fumaça	-

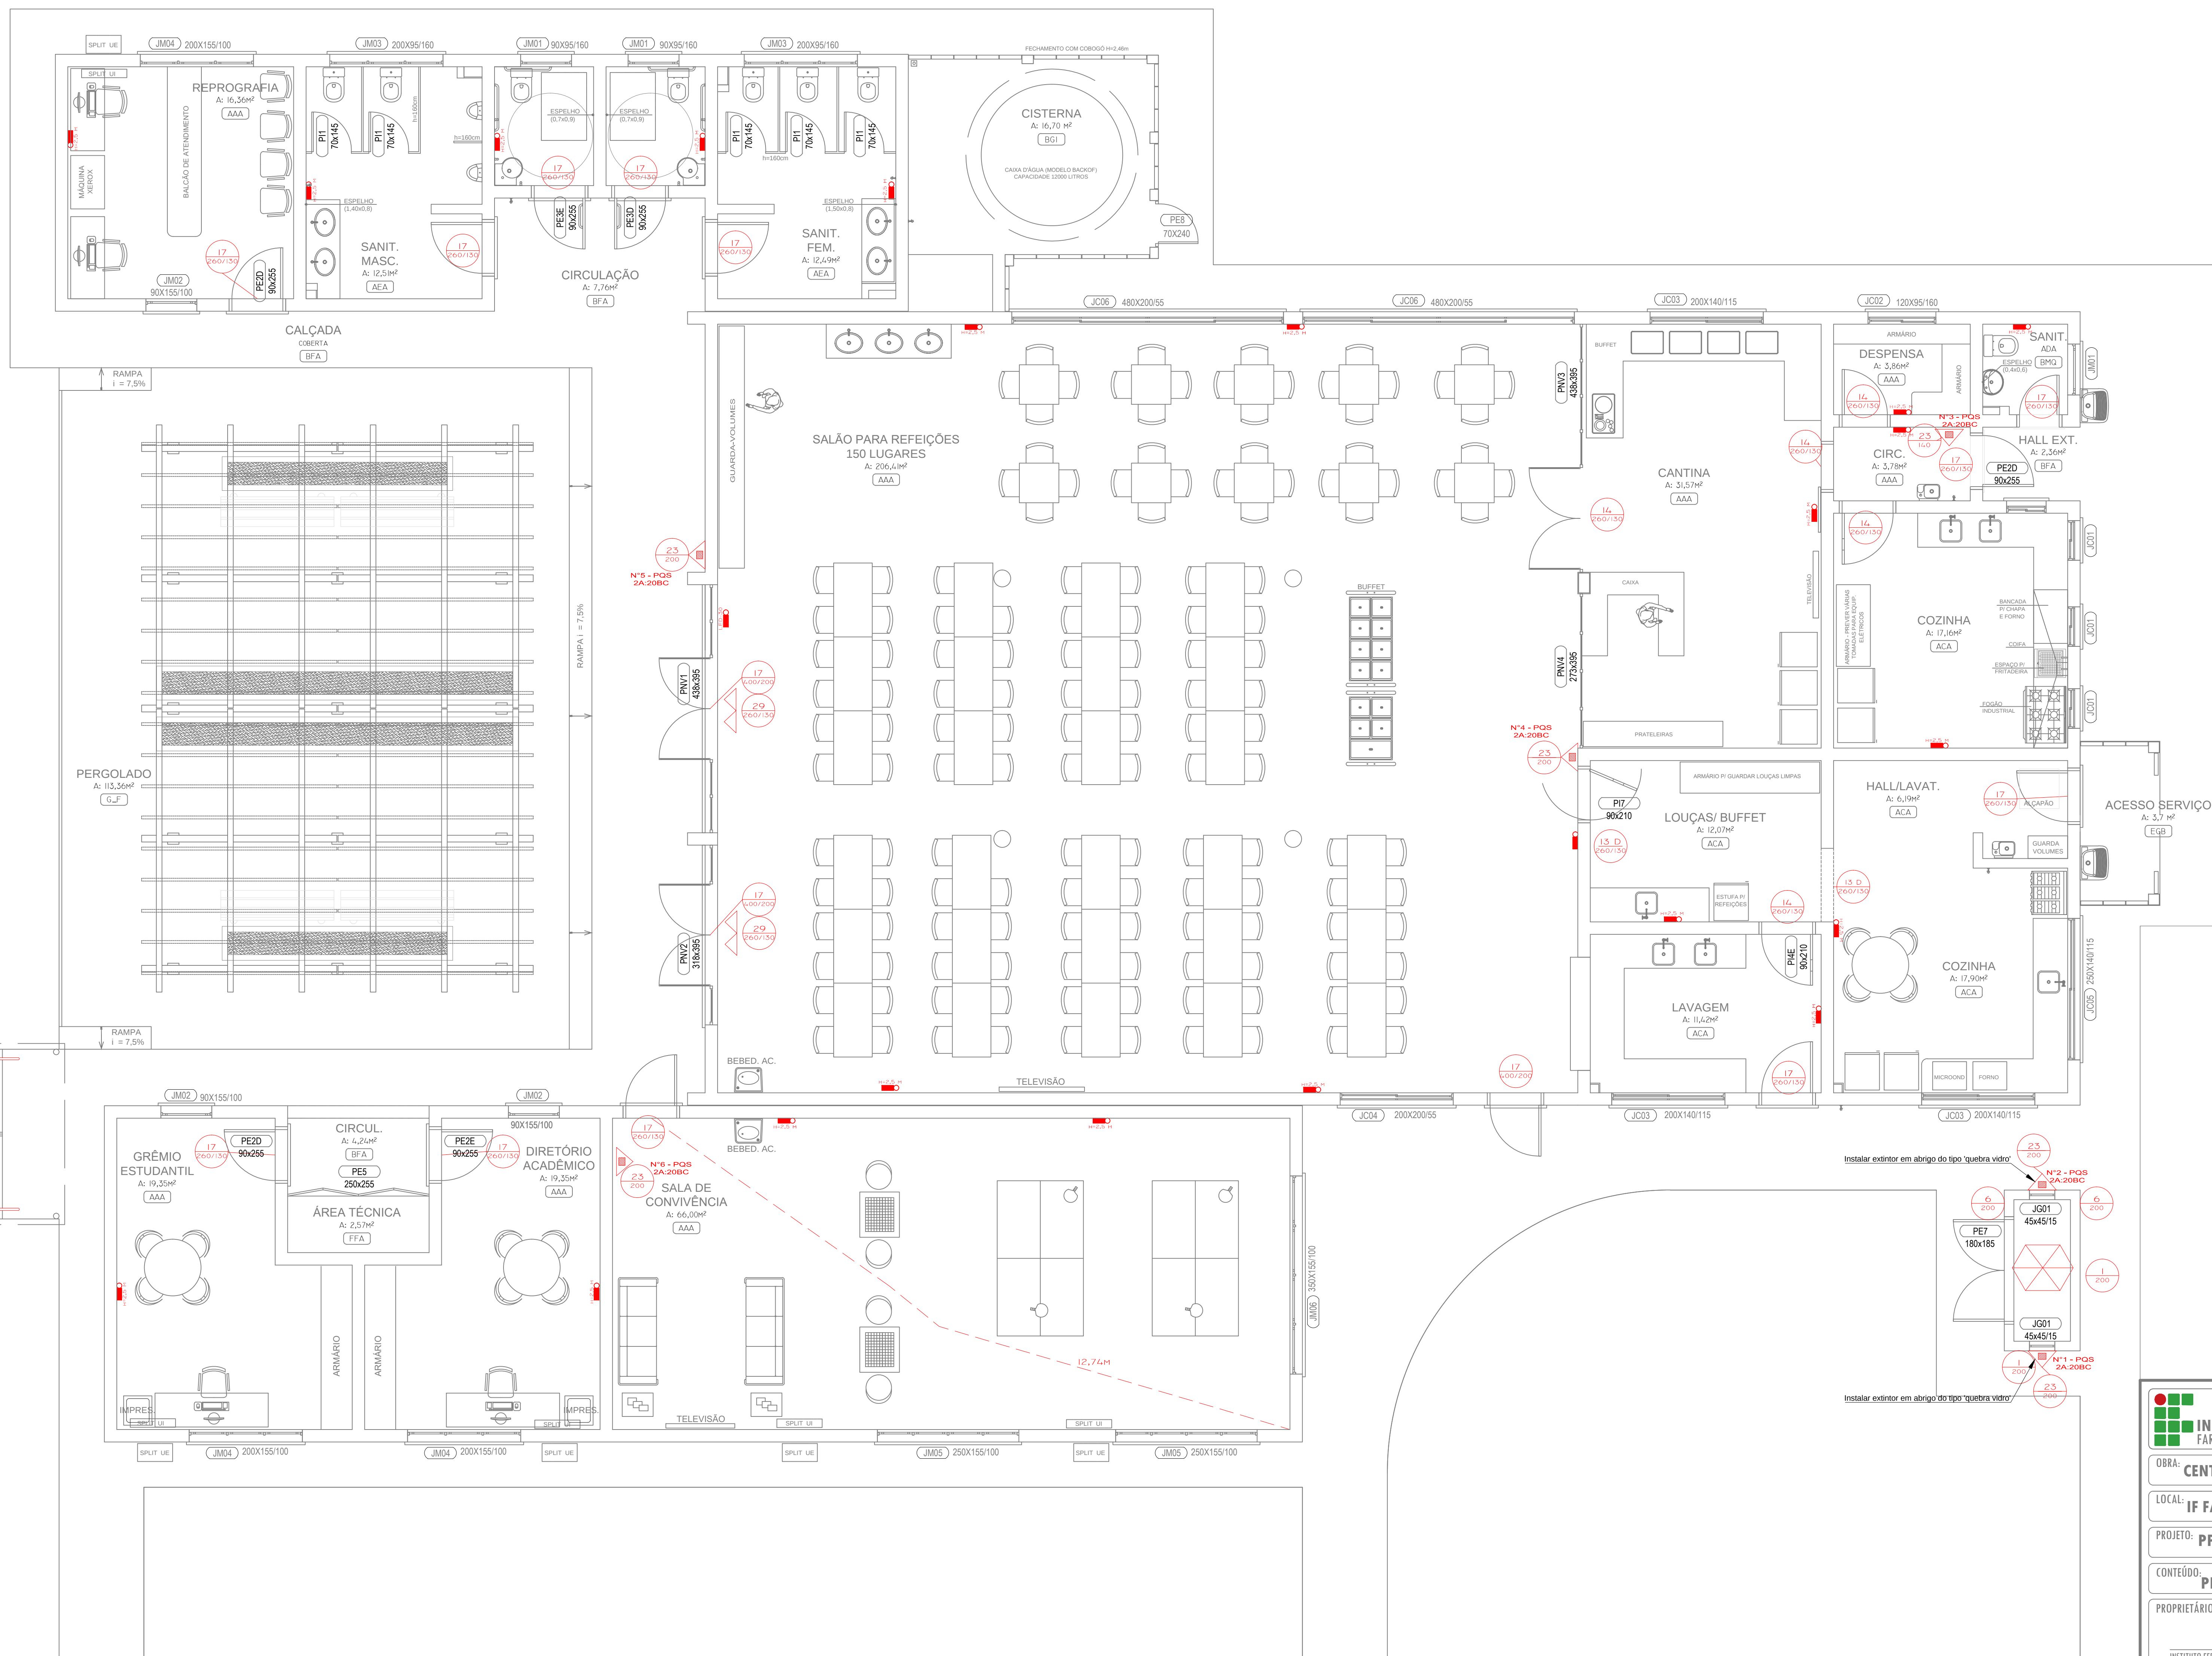

SIMBOLÓGIA PROJETO PPCI SINALIZAÇÃO DE SEGURANÇA (NBR 13434)				
SINALIZAÇÃO DE PERIGOS	SINALIZAÇÃO DE PROIBIÇÃO	SINALIZAÇÃO DE OBRIGATORIEDADE	SINALIZAÇÃO DE PREVENÇÃO	SINALIZAÇÃO DE EMERGÊNCIA
				
				
				
				
				
				
				
				

SIMBOLOGIA PROJETO PPCI	
EQUIPAMENTOS DE PREVENÇÃO (NBR 14100)	
	EXTINTOR PORTÁTIL DE PÓ TIPO ABC
	CENTRAL DE GLP
	BARRA ANTIPÂNICO

DETALHES GERAIS:

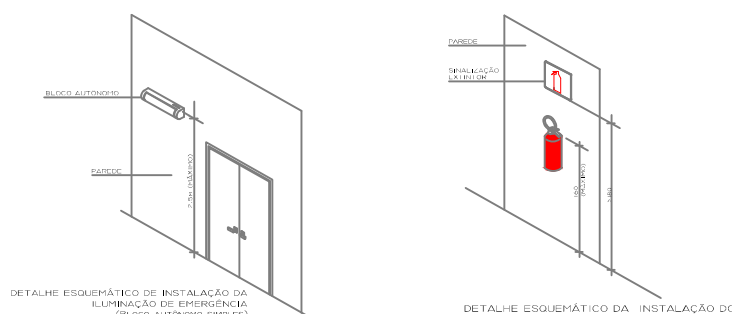


ESPECIFICAÇÕES DO SISTEMA DE ILUMINAÇÃO DE EMERGÊNCIA

- AS LÂMINARIS DEVERÃO SER HERMETICAS PARA NÃO REPER IMPEDIR E PREJUDICAR SEU RENDIMENTO LUMINOSO.
- A FIACAÇÃO A SER UTILIZADA NOS CIRCUITOS DE ILUMINAÇÃO DEVE SER COM REVESTIMENTO PLÁSTICO ANTI-CHAMAS E MANUTENÇÃO DE 100% DE EFICIÊNCIA.
- O FLUXO LUMINOSO DO PONTO DE LUZ, EXCLUSIVAMENTE DA ILUMINAÇÃO DE SINALIZAÇÃO DEVE SER DE NO MÍNIMO O IGUAL À 50 LUMENS.
- O MATERIAL UTILIZADO PARA A FABRICAÇÃO DA LÂMINÁRIA DEVE SER DO TIPO QUE IMPEÇA PREPARAÇÃO DE CHAMAS E QUE SUA COMBUSTÃO PROVOQUE UM MÍNIMO DE EMISSÃO DE GASES TÓXICOS.
- O MATERIAL DAS LÂMINARIS DEVE RESISTIR A UMA TEMPERATURA DE PUNTO DE FUSÃO DE NO MÍNIMO POR 1000°C.
- OS PONTOS DE LUZ NÃO DEVEM CAUSAR O OFUSCAMENTO DIRETAMENTE OU POR ILUMINAÇÃO REFLETIVA.
- AS LÂMINARIS DE EMERGÊNCIA DEVERÃO SER INSTALADAS NAS PAREDES NA ALTURA QUE IMPEÇA QUE A FUÇA PREJUDIQUE A ILUMINAÇÃO.

 INSTITUTO FEDERAL FARROUPILHA	PRÓ-REITORIA DE ADMINISTRAÇÃO COORDENAÇÃO DE ENGENHARIA E ARQUITETURA Avenida Itália km 8, s/n, 155 - Rouca das Águas - CEP 91100-000 - Santa Maria/RS Telefone: (51) 2018-1019
	OBRA: CENTRO DE CONVIVÊNCIA
LOCAL: IF FARROUPILHA - CAMPUS SANTO ÂNGELO	
PROJETO: PPCI	ÁREA: 535,20 m²
CONTEÚDO: PLANTA BAIXA	ESCALA: 1/50
PROPRIETÁRIO: INSTITUTO FEDERAL FARROUPILHA	DATA: Agosto/2019
RESPONSÁVEL: ENG. MECÂNICO VINÍCIUS GONÇALVES	DESENHO: Vinicius
	PRANCHA: PPCI 01/02

PLANTA BAIXA PPCI
ESCALA: 1/50

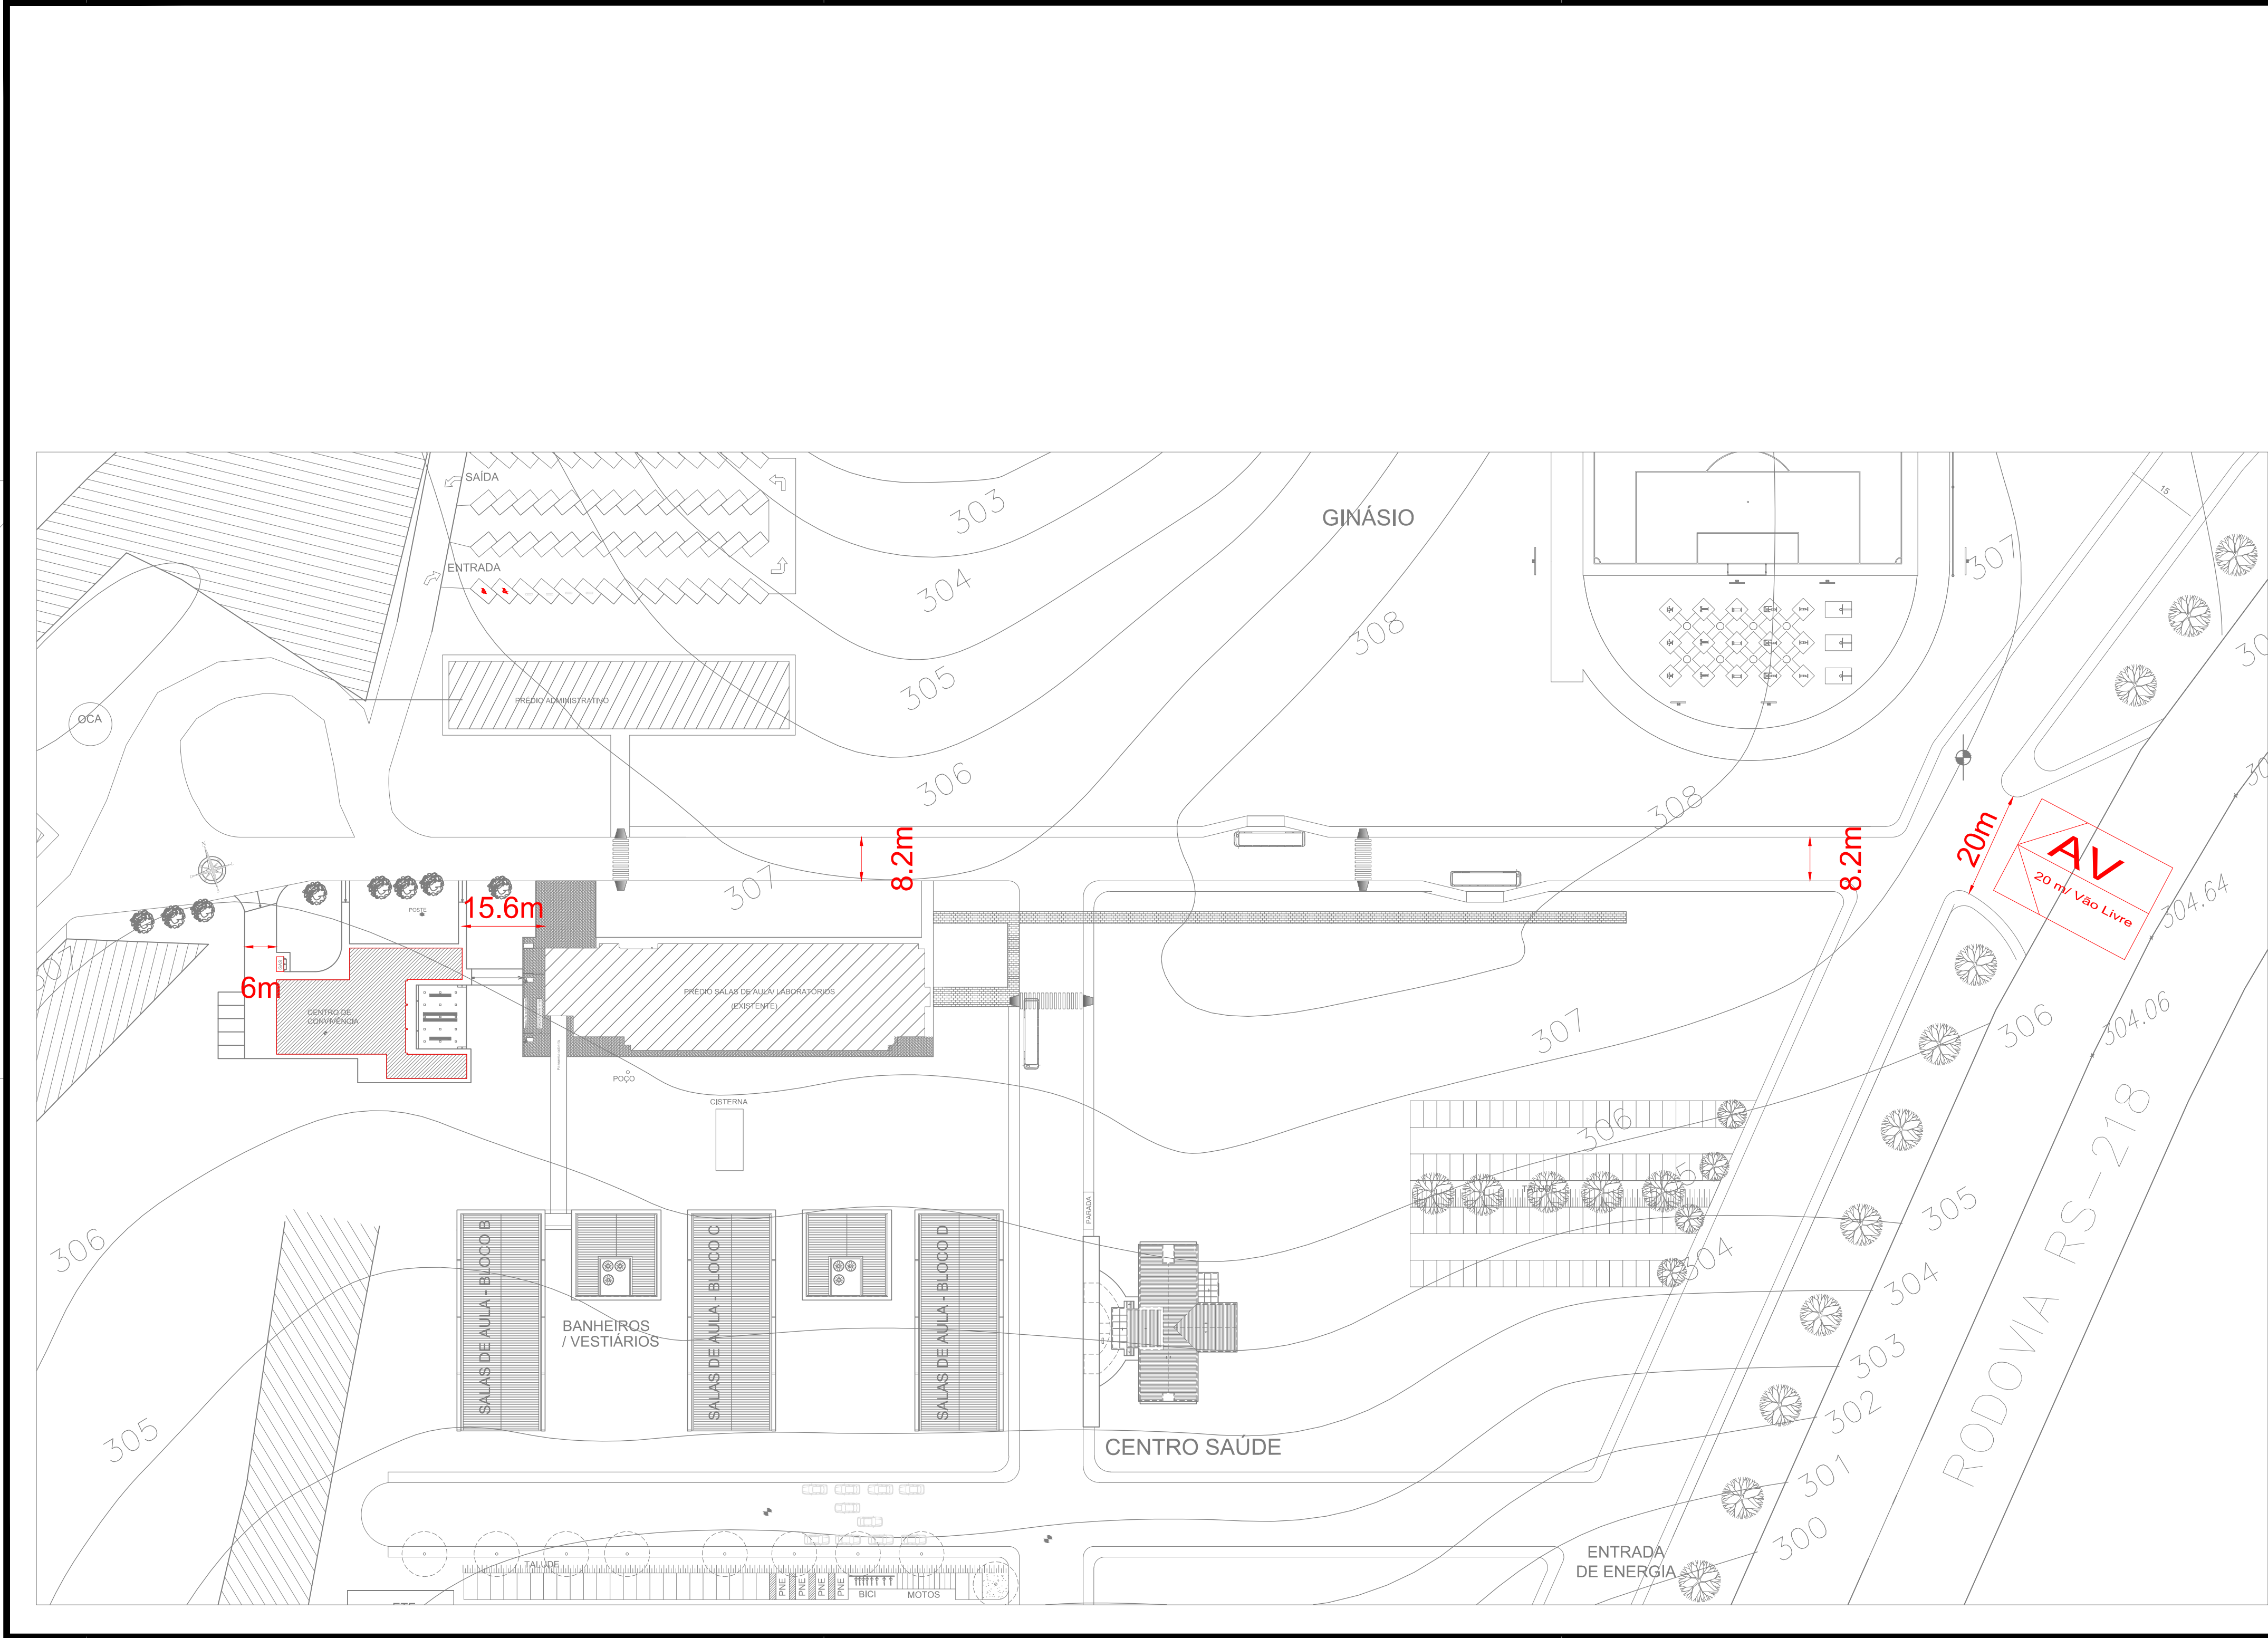

LEGENDA

AV

7,5m/4,9m

Pórtico do acesso de viaturas

8.2m

Cotas vias de acesso interno

Edificação a obter o PPCI

INSTITUTO FEDERAL FARROUPILHA

PRÓ-REITORIA DE ADMINISTRAÇÃO
COORDENAÇÃO DE ENGENHARIA E ARQUITETURA
Alameda Santiago do Chile, 195 - Nossa Sra. das Dores - CEP 97050-685 - Santa Maria/RS.
Telefone: (55) 3218-9819

OBRA:

CENTRO DE CONVIVÊNCIA

LOCAL:

IF FARROUPILHA - CAMPUS SANTO ÂNGELO

PROJETO:

PPCI

CONTEÚDO:

Localização

PROPRIETÁRIO:

INSTITUTO FEDERAL FARROUPILHA

RESPONSÁVEL:

ENG. MECÂNICO VINÍCIUS GONÇALVES

ÁREA:

535,20 m²

ESCALA:

1/50

DATA:

Agosto/2019

DESENHO:

Vinicius

PRANCHA:

PPCI 02/02