



DETALHE DE INSTALAÇÃO DO SISTEMA COM ALTURAS PARA CADA EQUIPAMENTO
ESCALA: 1/50


CORTE AA'
ESCALA: 1/50

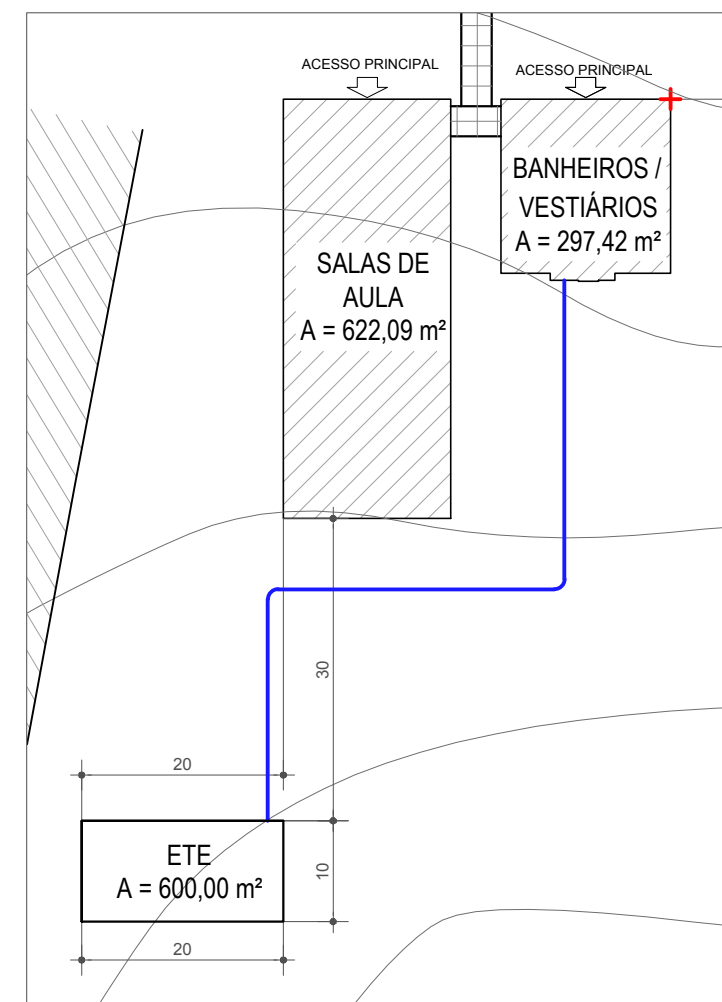

PLANTA DE LOCALIZAÇÃO
ESCALA: 1/750

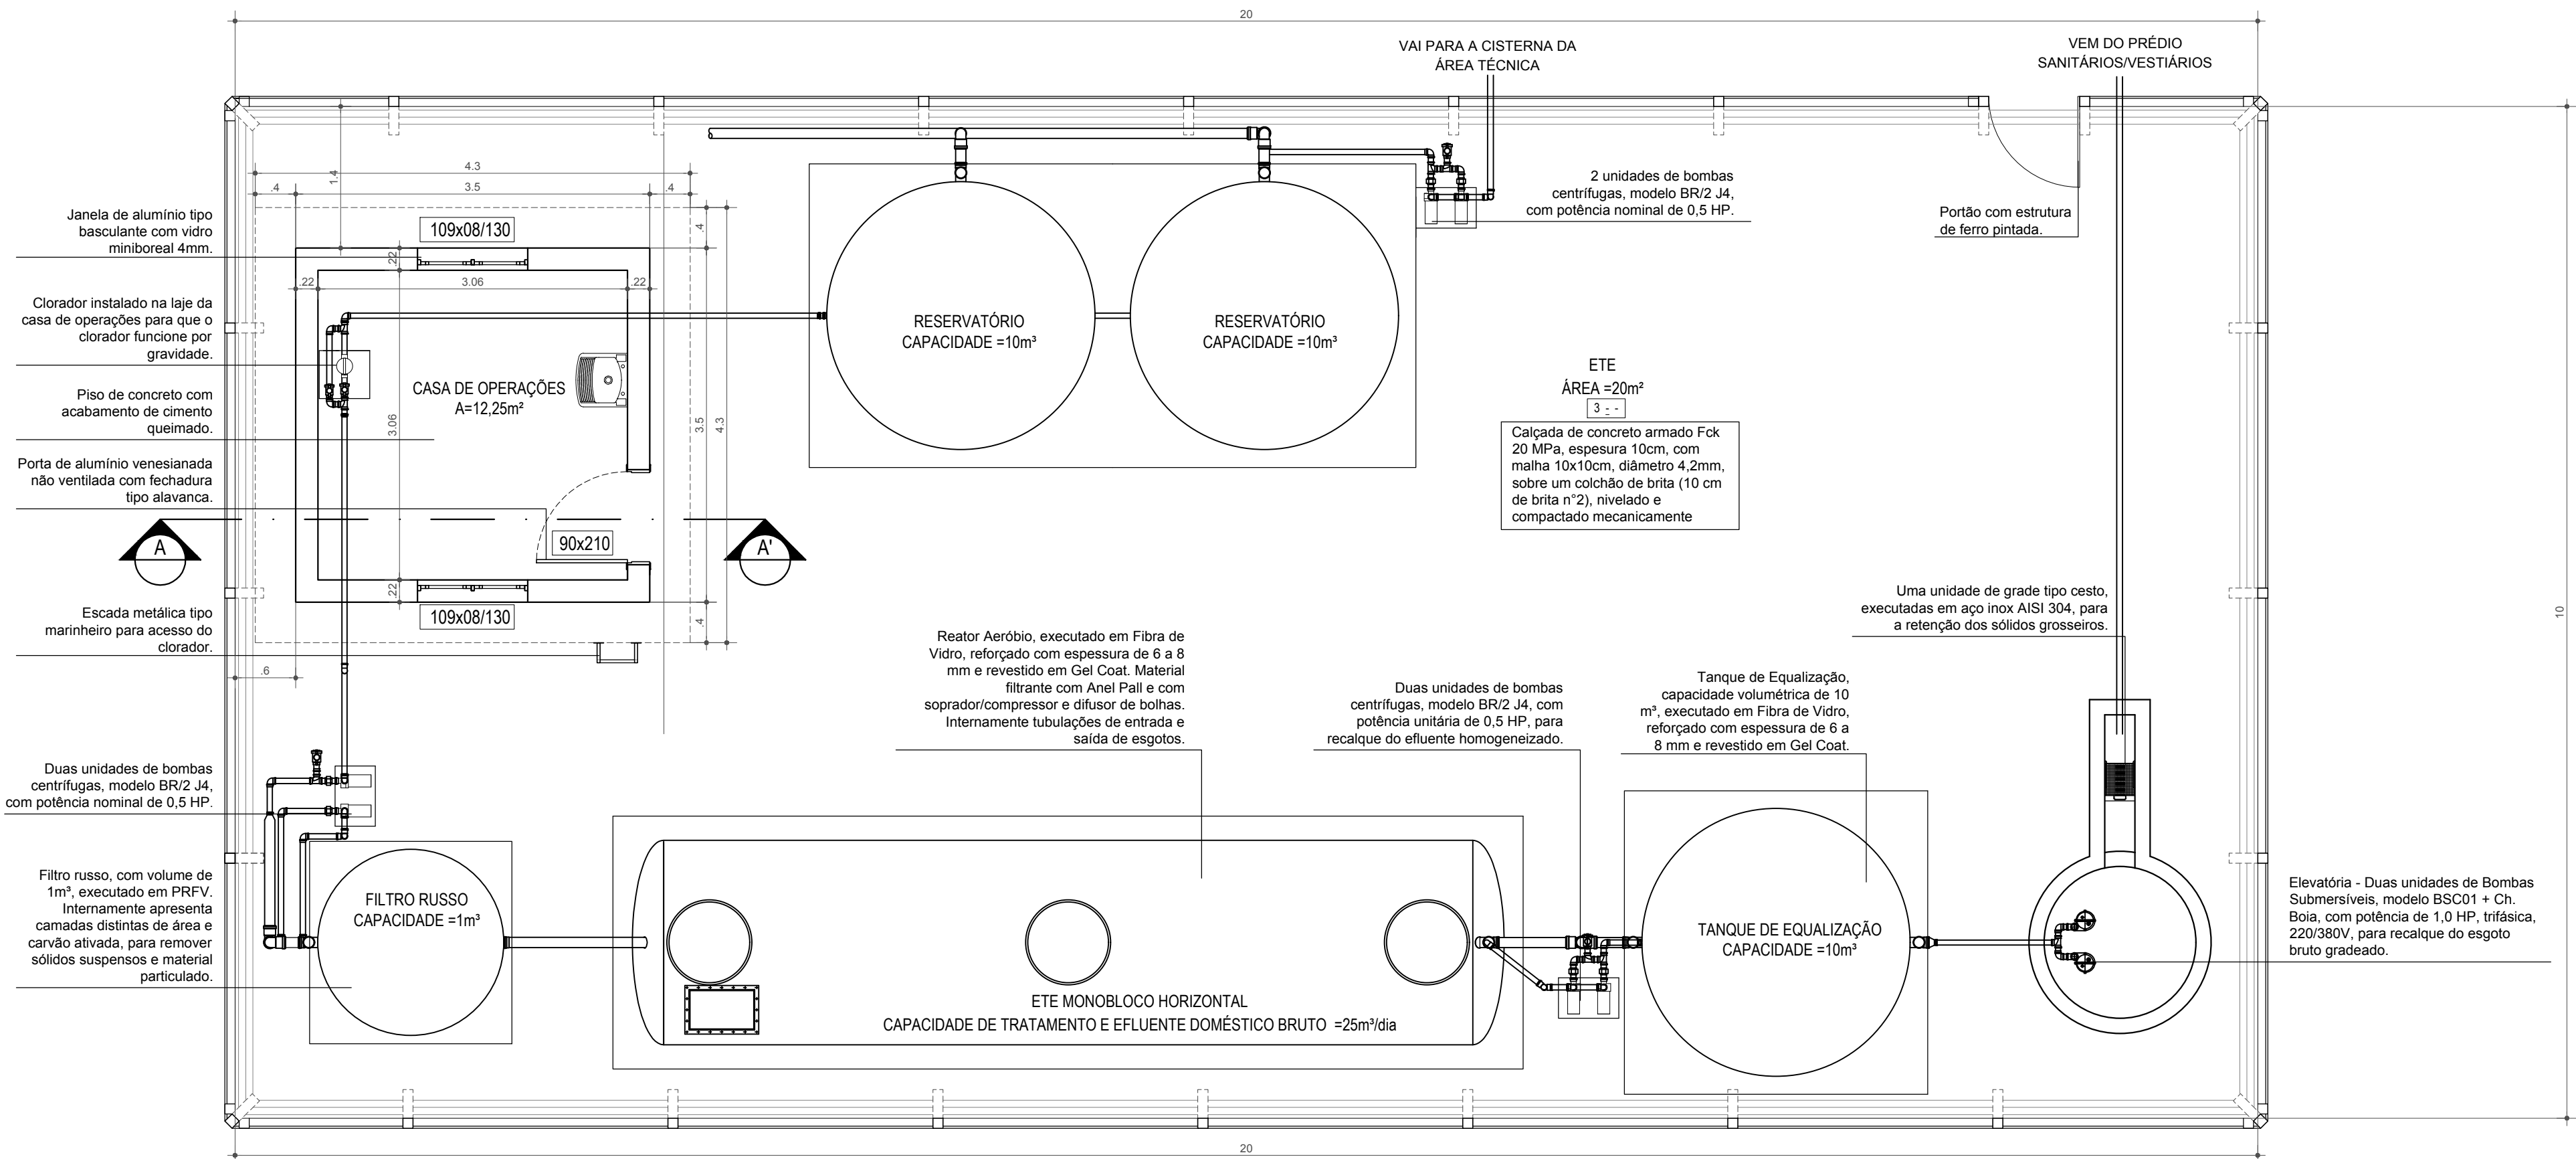

PLANTA BAIXA
ESCALA: 1/50

 INSTITUTO FEDERAL FARROUPILHA	PRÓ-REITORIA DE ADMINISTRAÇÃO COORDENAÇÃO DE ENGENHARIA E ARQUITETURA Rua Esmeralda, 430 - Faixa Nova - Camobi - CEP 97110-767 - Santa Maria - Rio Grande do Sul. Telefone: (55) 3226-6630	
	OBRA: SALAS DE AULA E SANITÁRIOS/VESTIÁRIOS	
LOCAL: IF FARROUPILHA - CAMPUS SANTO ÂNGELO		
PROJETO: ESTAÇÃO DE TRATAMENTO DE ESGOTO	ÁREA:	200 m²
CONTEÚDO: LOCALIZAÇÃO, PLANTA BAIXA, CORTE AA' E DETALHES	ESCALA:	Indicada
PROPRIETÁRIO:	DATA:	Maio/2017
RESPONSÁVEL:	DESENHO:	Letícia
ENG. CIVIL LETÍCIA ZORZELA	PRANCHA:	01/01